


INSTALACJA WENTYLACJI MECHANICZNEJ


Zestawienie materiałów

skala 1:100

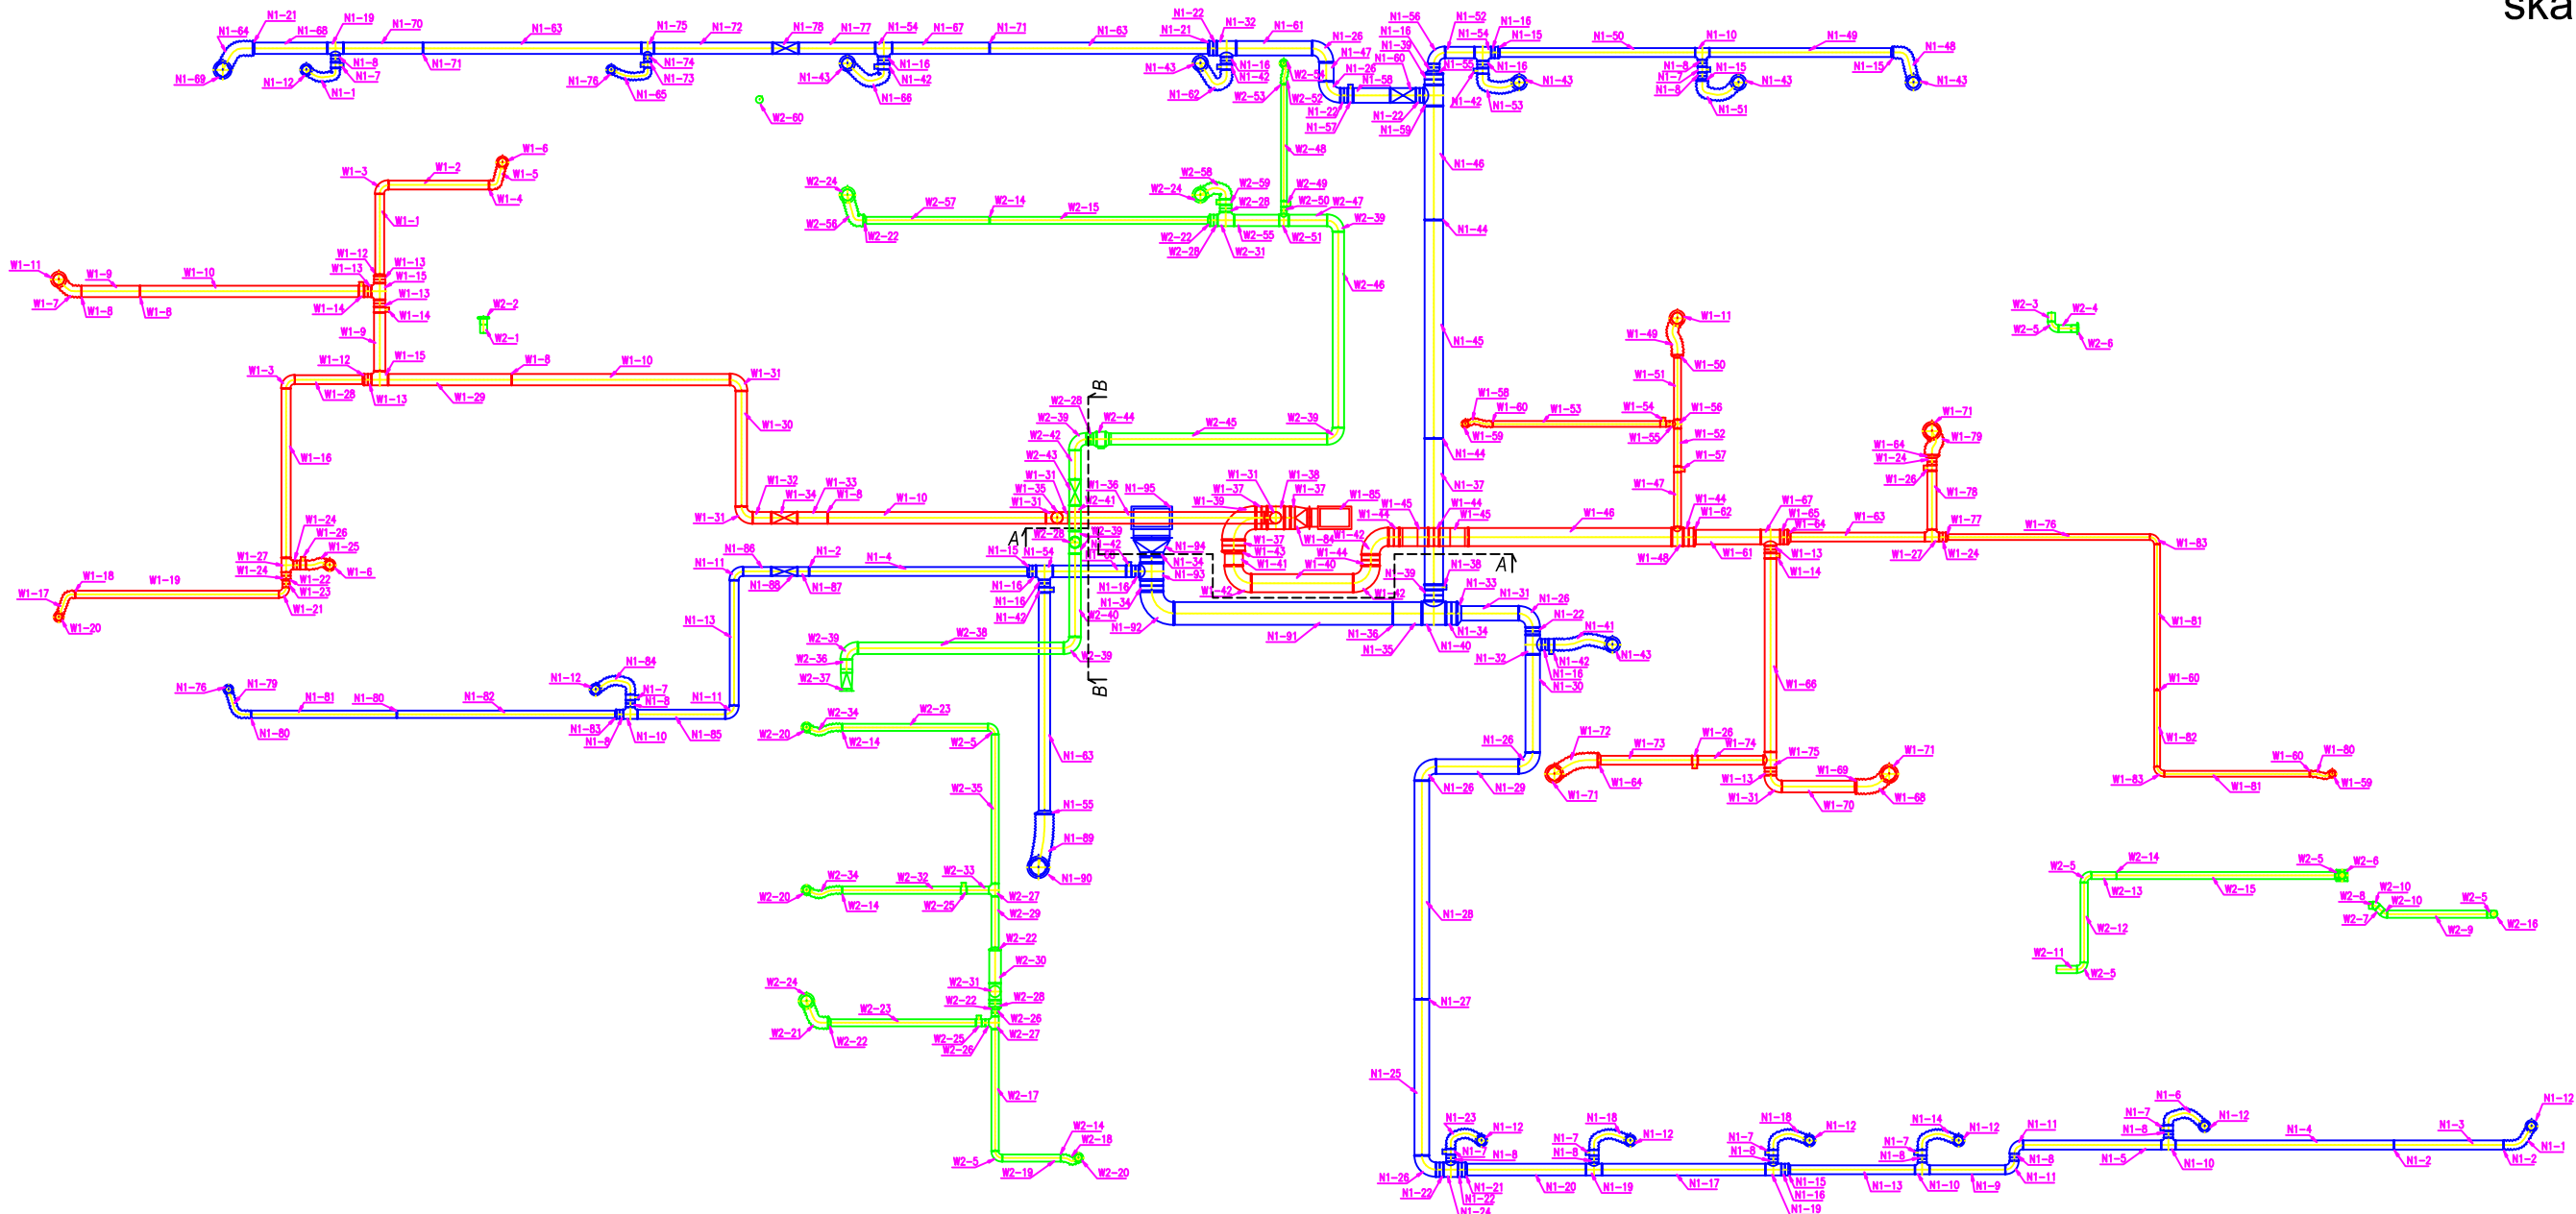


PRZEKRÓJ "A-A"

SKALA 1:50

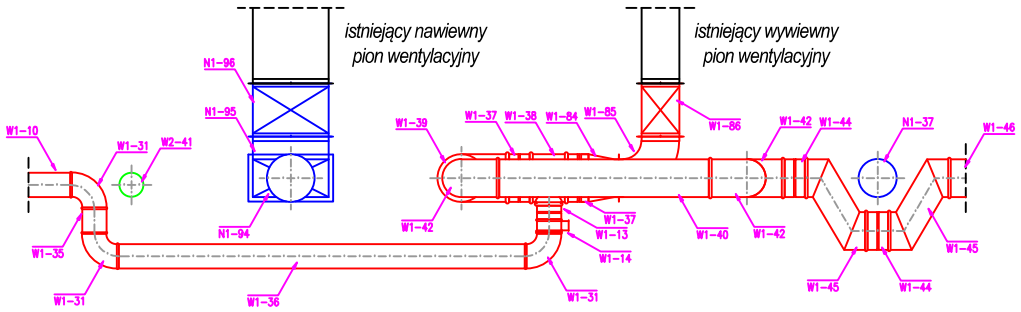

PRZEKRÓJ "B-B"

SKALA 1:50

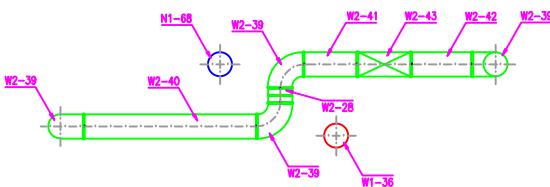

| | | | |
|-------------------------|---|----------------------------|---------------------------------|
| Temat: | PROJEKT PRZEBUDOWY WRAZ ZE ZMIANA SPOSOBU UŻYTKOWANIA POMIESZCZEŃ PLACÓWKI OPIEKUNICZO-WYCHOWAWCZEJ ZLOKALIZOWANEJ NA I PIĘTRZE SEGMENTU "C" POŁOŻONEGO PRZY UL. SZPITALNA 4, NA POTRZEBY DZIENNEGO DOMU OPIEKI MEDYCZNEJ | | |
| Branża: | Sanitarna | Stadium: PROJEKT BUDOWLANY | Numer rysunku: IS-02 |
| Nazwa rys. | INSTALACJA WENTYLACJI MECHANICZNEJ - ZESTAWIENIE MATERIAŁÓW | | Skala rysunku: 1:100 |
| Inwestor: | Szpital ŚW. LEONA SP. Z O.O. ul. Szpitalna 4, 27-500 Opatów | | Data opracowania: Czerwiec 2020 |
| Adres obiektu: | dz. nr ewid. 2033/9, obręb:0021 Opatów, jedn. ewid.:260905_2 Opatów , gmina Opatów | | Podpis: |
| Projektant: (Sanitarna) | inż. Krzysztof Buczyński | Nr uprawnień: 142/Tbg/98 | |