


ZESTAWIENIE POWIERZCHNI D.DOM


2.01	SZyb WINDOWY	5,20m <sup>2</sup>
2.02	POSADZKA WYKONCZENIA WINDY	
2.02	SZATNIA	16,50m <sup>2</sup>
2.03	TARKETT	
2.03	POM. PORZADKOWE	4,20m <sup>2</sup>
2.04	TERAKOTA	
2.04	KOMUNIKACJA	12,20m <sup>2</sup>
2.05	TARKETT	
2.05	POKÓJ WYPOCZYNKU	15,50m <sup>2</sup>
2.06	TARKETT	
2.06	POM. NA ŚRODKI DO PILEGNACJI I HIGIENY ORAZ CZYSTA POŚCIEL I UBRANIA SZPITALNE	2,10m <sup>2</sup>
2.07	KOMUNIKACJA	3,60m <sup>2</sup>
2.07	TARKETT	
2.08	SALA ZAJĘĆ	26,50m <sup>2</sup>
2.08	TARKETT	
2.09	WC NIEPEŁNOSPRAWNYCH	5,50m <sup>2</sup>
2.09	TERAKOTA	
2.10	KOMUNIKACJA	34,10m <sup>2</sup>
2.10	TARKETT	
2.11	KOMUNIKACJA	4,70m <sup>2</sup>
2.11	TERAKOTA	
2.12	PRZYJĘCIE POSILKÓW	3,30m <sup>2</sup>
2.12	TERAKOTA	
2.13	ZMYWALNIA	3,50m <sup>2</sup>
2.13	TERAKOTA	
2.14	ANEKS KUCHENNY	21,10m <sup>2</sup>
2.15	JADALNIA	22,60m <sup>2</sup>
2.15	TARKETT	
2.16	POKÓJ DZIENNY	24,30m <sup>2</sup>
2.16	TARKETT	
2.17	KL. SCHODOWA	23,10m <sup>2</sup>
2.18	ISTNIEJĄCE WYKONCZENIE	
2.18	POMIESZCZENIE NA BRUDNĄ POŚCIEL EWENTUALNIE UBRANIA SZPITALNE	1,90m <sup>2</sup>
2.19	TERAKOTA	
2.19	ŁAZIENKA OGÓLNODESTEPNA	8,90m <sup>2</sup>
2.20	WC MĘSKI	2,70m <sup>2</sup>
2.21	WC KOBIETY	5,20m <sup>2</sup>
2.21	TERAKOTA	
2.22	KOMUNIKACJA	17,90m <sup>2</sup>
2.22	TARKETT	
2.23	KOMUNIKACJA	20,10m <sup>2</sup>
2.23	TARKETT	
2.24	RECEPCJA/ DYŻURKA	11,70m <sup>2</sup>
2.24	TERAKOTA	
2.25	POM. BIUROWE DOKUMENTACJI LEKARSKIEJ PACJENTÓW	5,70m <sup>2</sup>
2.25	TARKETT	
2.26	KOMUNIKACJA	3,30m <sup>2</sup>
2.26	TARKETT	
2.27	GAB. DIAGNOSTYCZNO ZABIEGOWY	13,60m <sup>2</sup>
2.27	POM. NA SPRZĘT MEDYCZNY	
2.28	TARKETT	
2.28	GABINET LEKARSKI PSYCHOLOGA	8,20m <sup>2</sup>
2.29	TERAKOTA	
2.29	ŁAZIENKA PERSONELU	3,20m <sup>2</sup>
2.30	TERAKOTA	
2.30	POM. SOCJALNE	11,60m <sup>2</sup>
2.30	TARKETT	

RAZEM POWIERZCHNIA  
OBJĘTA POMIESZCZENIAMI D.DOM 342,00m<sup>2</sup>

PROJEKT CZĘŚĆ POD D.DOM

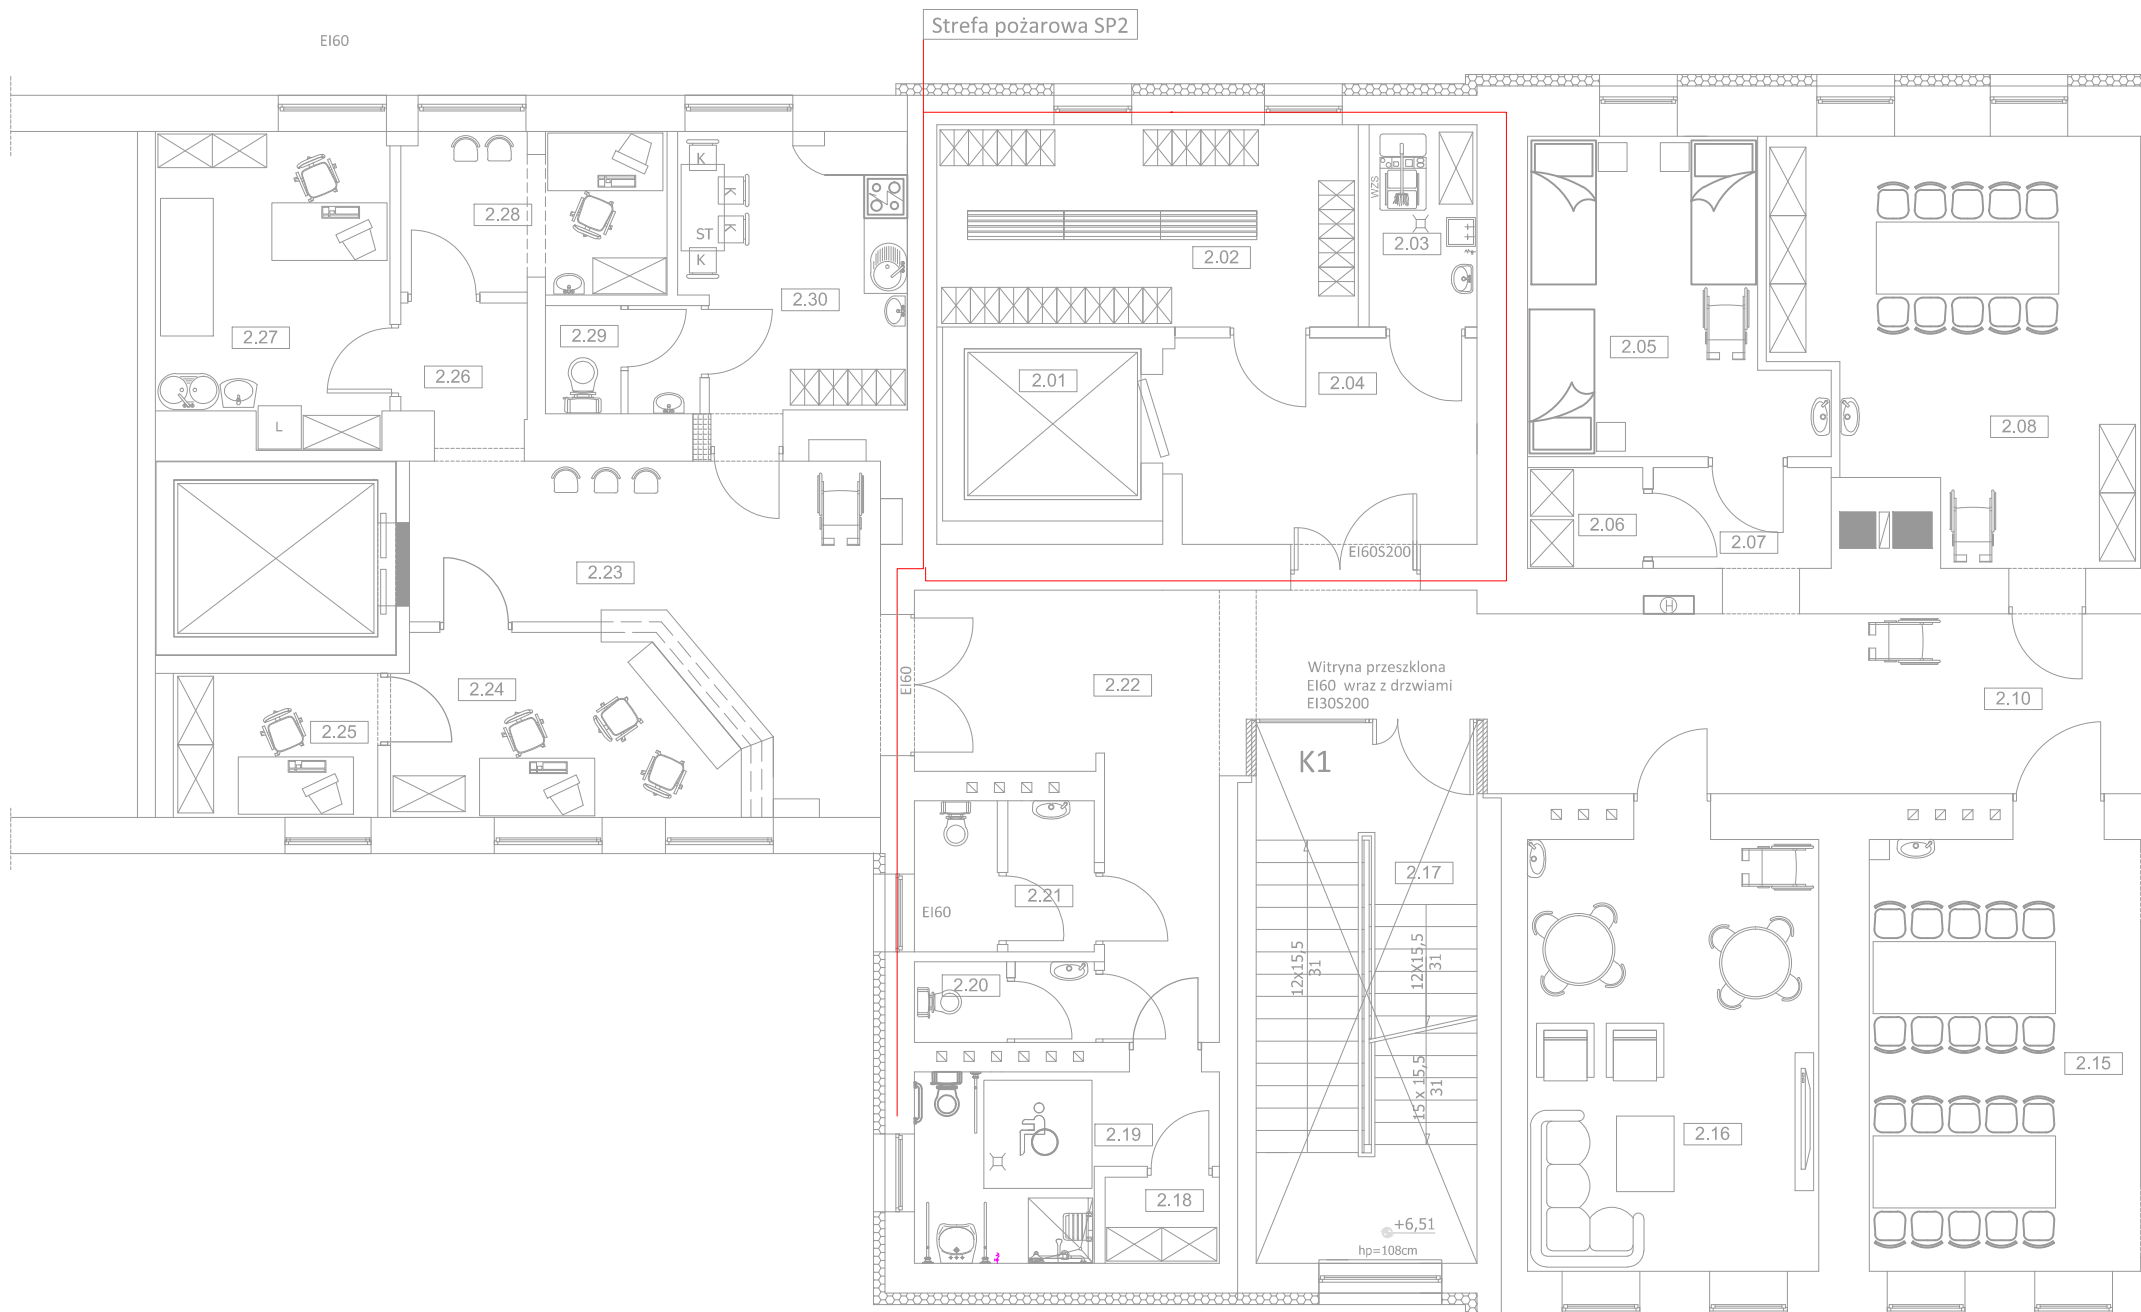

PROJEKT CZĘŚĆ POD HOSPICJUM

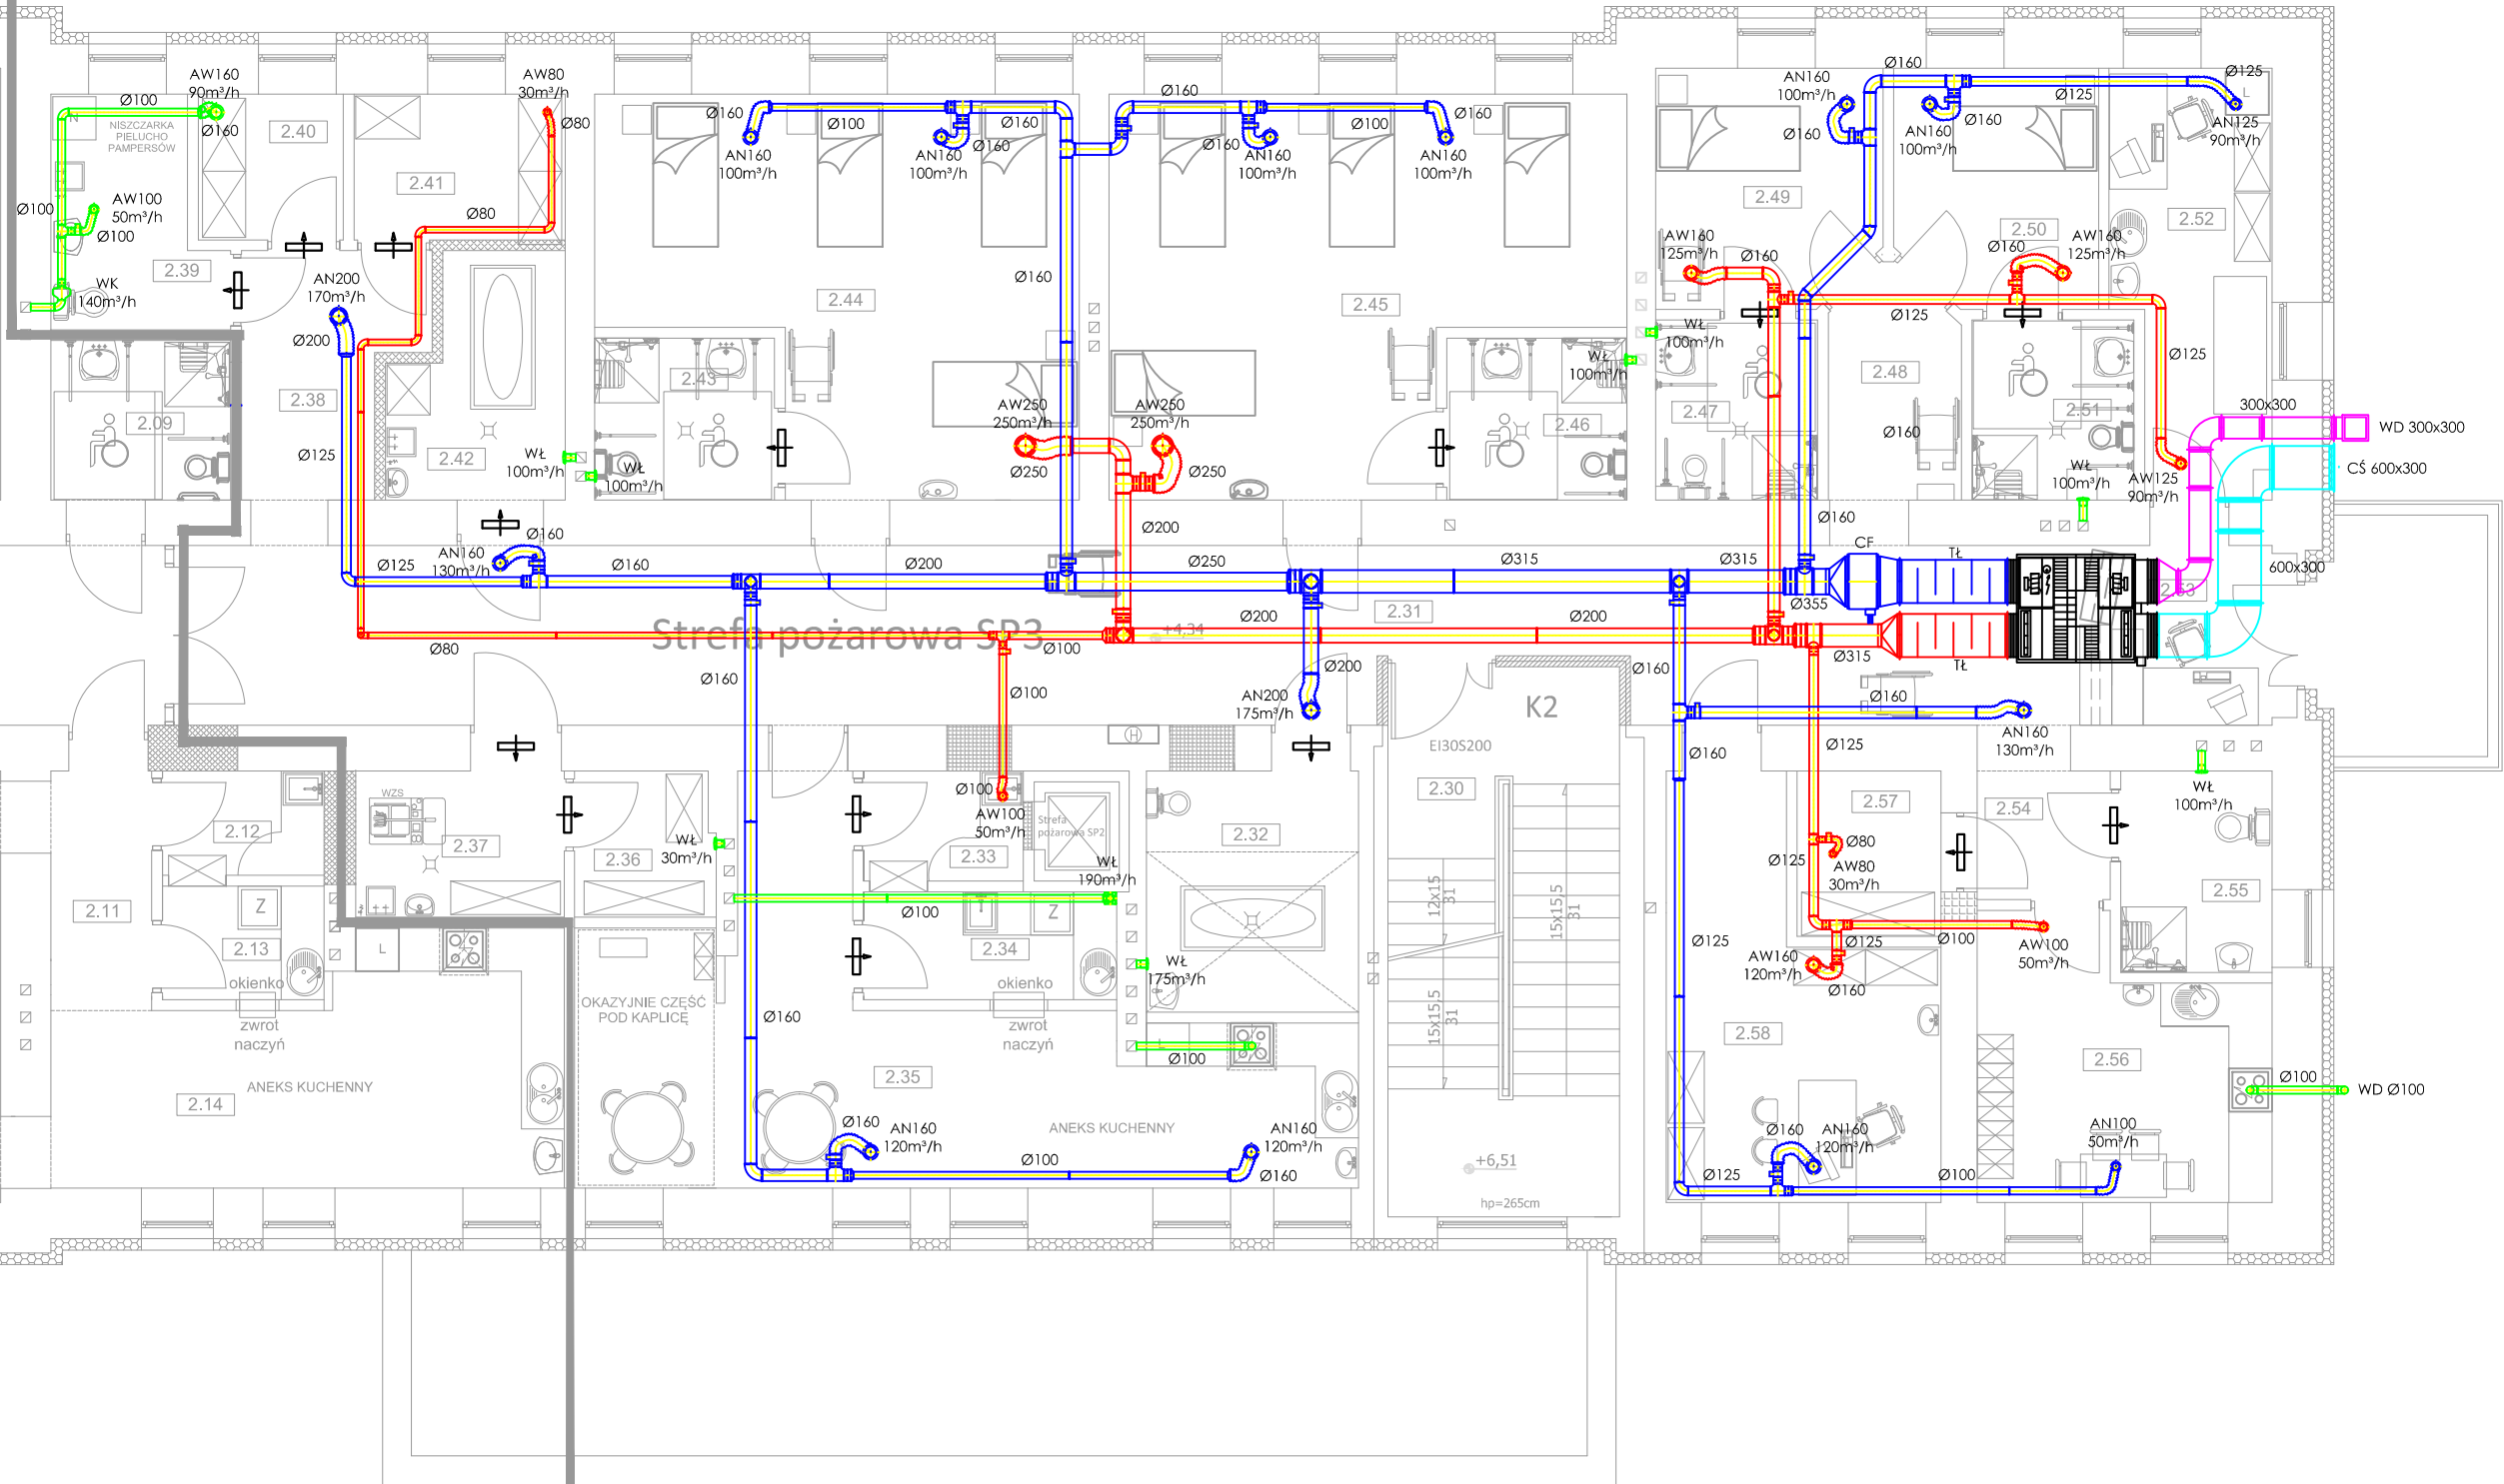

LEGENDA:

	instalacja nawiewna	CŚ	czerpnia ścienna	CF	chłodnica freonowa
	instalacja wyciągowa	WD	wyrzutnia dachowa	WK	wentylator kanałowy
	instalacja wyciągowa	CW	centrala wentylacyjna		okrągły anemostat
	instalacja czerpna	TŁ	tłumik akustyczny		kratka transferowa
	instalacja wyrzutowa	WŁ	wentylator łazienkowy		

INSTALACJA WENTYLACJI MECHANICZNEJ

Rzut I PIĘTRA  
skala 1:100

ZESTAWIENIE POWIERZCHNI HOSPICJUM

2.30	KLATKA SCHODOWA	24,60m <sup>2</sup>
2.31	ISTNIEJĄCE WYKONCZENIE	
2.31	KOMUNIKACJA	63,20m <sup>2</sup>
2.31	TARKETT	
2.32	POM. MYCIA CHORYCH	9,90m <sup>2</sup>
2.32	TERAKOTA	
2.33	PRZYJĘCIE POSILKÓW	3,40m <sup>2</sup>
2.33	TERAKOTA	
2.34	ZMYWALNIA	5,30m <sup>2</sup>
2.34	TERAKOTA	
2.35	ANEKS KUCHENNY/JADALNIA OKOLICZNOŚCIOWO CZĘŚĆ KAPLICA	33,80m <sup>2</sup>
2.35	TARKETT	
2.36	POM.ŚRODKÓW CZYSTOŚCI ORAZ ŚRODKÓW DO PILEGNACJI	3,90m <sup>2</sup>
2.36	TERAKOTA	
2.37	POM.PORZADKOWE	5,90m <sup>2</sup>
2.37	TERAKOTA	
2.38	KOMUNIKACJA	7,60m <sup>2</sup>
2.38	TARKETT	
2.39	BRUDOWNIK	12,40m <sup>2</sup>
2.39	TERAKOTA	
2.40	SKŁAD POŚCIELI BRUDNEJ	4,20m <sup>2</sup>
2.40	TERAKOTA	
2.41	SKŁAD POŚCIELI I UBRAN CZYSTYCH	6,30m <sup>2</sup>
2.41	TERAKOTA	
2.42	POM.PROMORTE	7,30m <sup>2</sup>
2.42	TERAKOTA	
2.43	WC	5,60m <sup>2</sup>
2.43	TERAKOTA	
2.44	SALA CHORYCH	31,60m <sup>2</sup>
2.44	TARKETT	
2.45	SALA CHORYCH	34,30m <sup>2</sup>
2.45	TARKETT	
2.46	WC	5,60m <sup>2</sup>
2.46	TERAKOTA	
2.47	WC	5,60m <sup>2</sup>
2.47	TERAKOTA	
2.48	KOMUNIKACJA	5,40m <sup>2</sup>
2.48	TERAKOTA	
2.49	SALA CHORYCH	10,10m <sup>2</sup>
2.49	TARKETT	
2.50	SALA CHORYCH	9,10m <sup>2</sup>
2.50	TARKETT	
2.51	WC	5,60m <sup>2</sup>
2.51	TERAKOTA	
2.52	POM.PILEGNIAREK	12,20m <sup>2</sup>
2.52	TARKETT	
2.53	DYŻURKA	6,30m <sup>2</sup>
2.53	TARKETT	
2.54	KOMUNIKACJA	3,30m <sup>2</sup>
2.54	TARKETT	
2.55	ŁAZIENKA PERSONELU	5,90m <sup>2</sup>
2.55	TERAKOTA	
2.56	POM.SOCJALNE	14,40m <sup>2</sup>
2.56	TARKETT	
2.57	POM. SPRZĘTU REHABILITACYJNEGO	4,60m <sup>2</sup>
2.57	TARKETT	
2.58	GANNET PSYCHOLOGA LEKARZA	17,70m <sup>2</sup>
2.58	TARKETT	

RAZEM POWIERZCHNIA  
OBJĘTA POMIESZCZENIAMI HOSPICJUM 365,10m<sup>2</sup>

Temat: PROJEKT PRZEBUDOWY WRAZ ZE ZMIANA SPOSOBU UŻYTKOWANIA POMIESZCZEŃ PLACÓWKI OPIEKUNICZO-WYCHOWAWCZEJ ZLOKALIZOWANEJ NA I PIĘTRZE SEGMENTU "C" POŁOŻONEGO PRZY UL. SZPITALNEJ 4, NA POTRZEBY DZIENNEGO DOMU OPIEKI MEDYCZNEJ			
Branża:	Sanitarna	Stadium: PROJEKT WYKONAWCZY	Numer rysunku: IS-01
Nazwa rys.	RZUT I PIĘTRA-ADAPTACJA POMIESZCZEŃ -INSTALACJA WENTYLACJI MECHANICZNEJ		
Inwestor:	Szpital ŚW. LEONA SP. Z O.O. ul. Szpitalna 4, 27-500 Opatów		
Adres obiektu:	dz. nr ewid. 2033/9, obręb.0021 Opatów, jedn. ewid. 260905_2 Opatów, gmina Opatów		
Projektant: (Sanitarna)	inż. Krzysztof Buczyński	Nr uprawnień: 14278g/98	Data opracowania: Czerwiec 2020
		Podpis:	